

表演廳  
1樓電力配電盤

媒體中心  
Media Center

側面卸  
Side Entry


簽章

Loading Docks

場內卸貨碼頭腹地  
Indoor Backstage Loading Dock

貨梯  
Cargo Lift

主舞台  
Main Stage

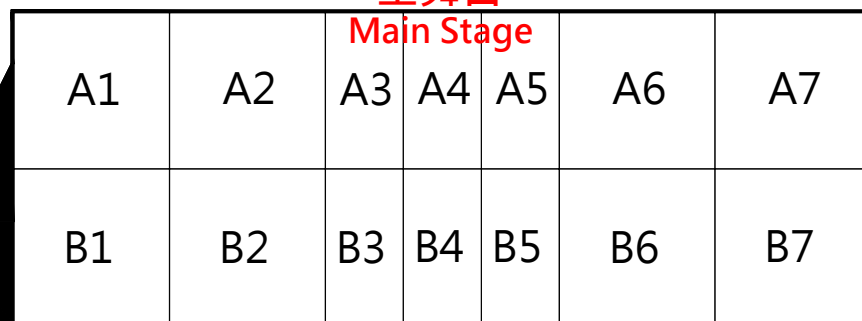

1F觀眾席  
1F Ground Floor

化妝室 3

化妝室 2

化妝室 4

化妝室 1

化妝室 5

化妝室 6

警衛室  
Security

中心演出辦公室  
Technician Room

客梯  
Elevator


訊號接收室  
Signal Cable Room

客梯  
Elevator

客梯  
Elevator

次數	日期	修改內容	修改	經辦	校核	審核	核准
核准							
審核1					審核2		
校核				日期			
校核				單位			
設計				比例	無		
繪圖							
圖號							
張號	1						分類圖號

表演廳  
 1樓電力配電盤  
 (面舞台右側)

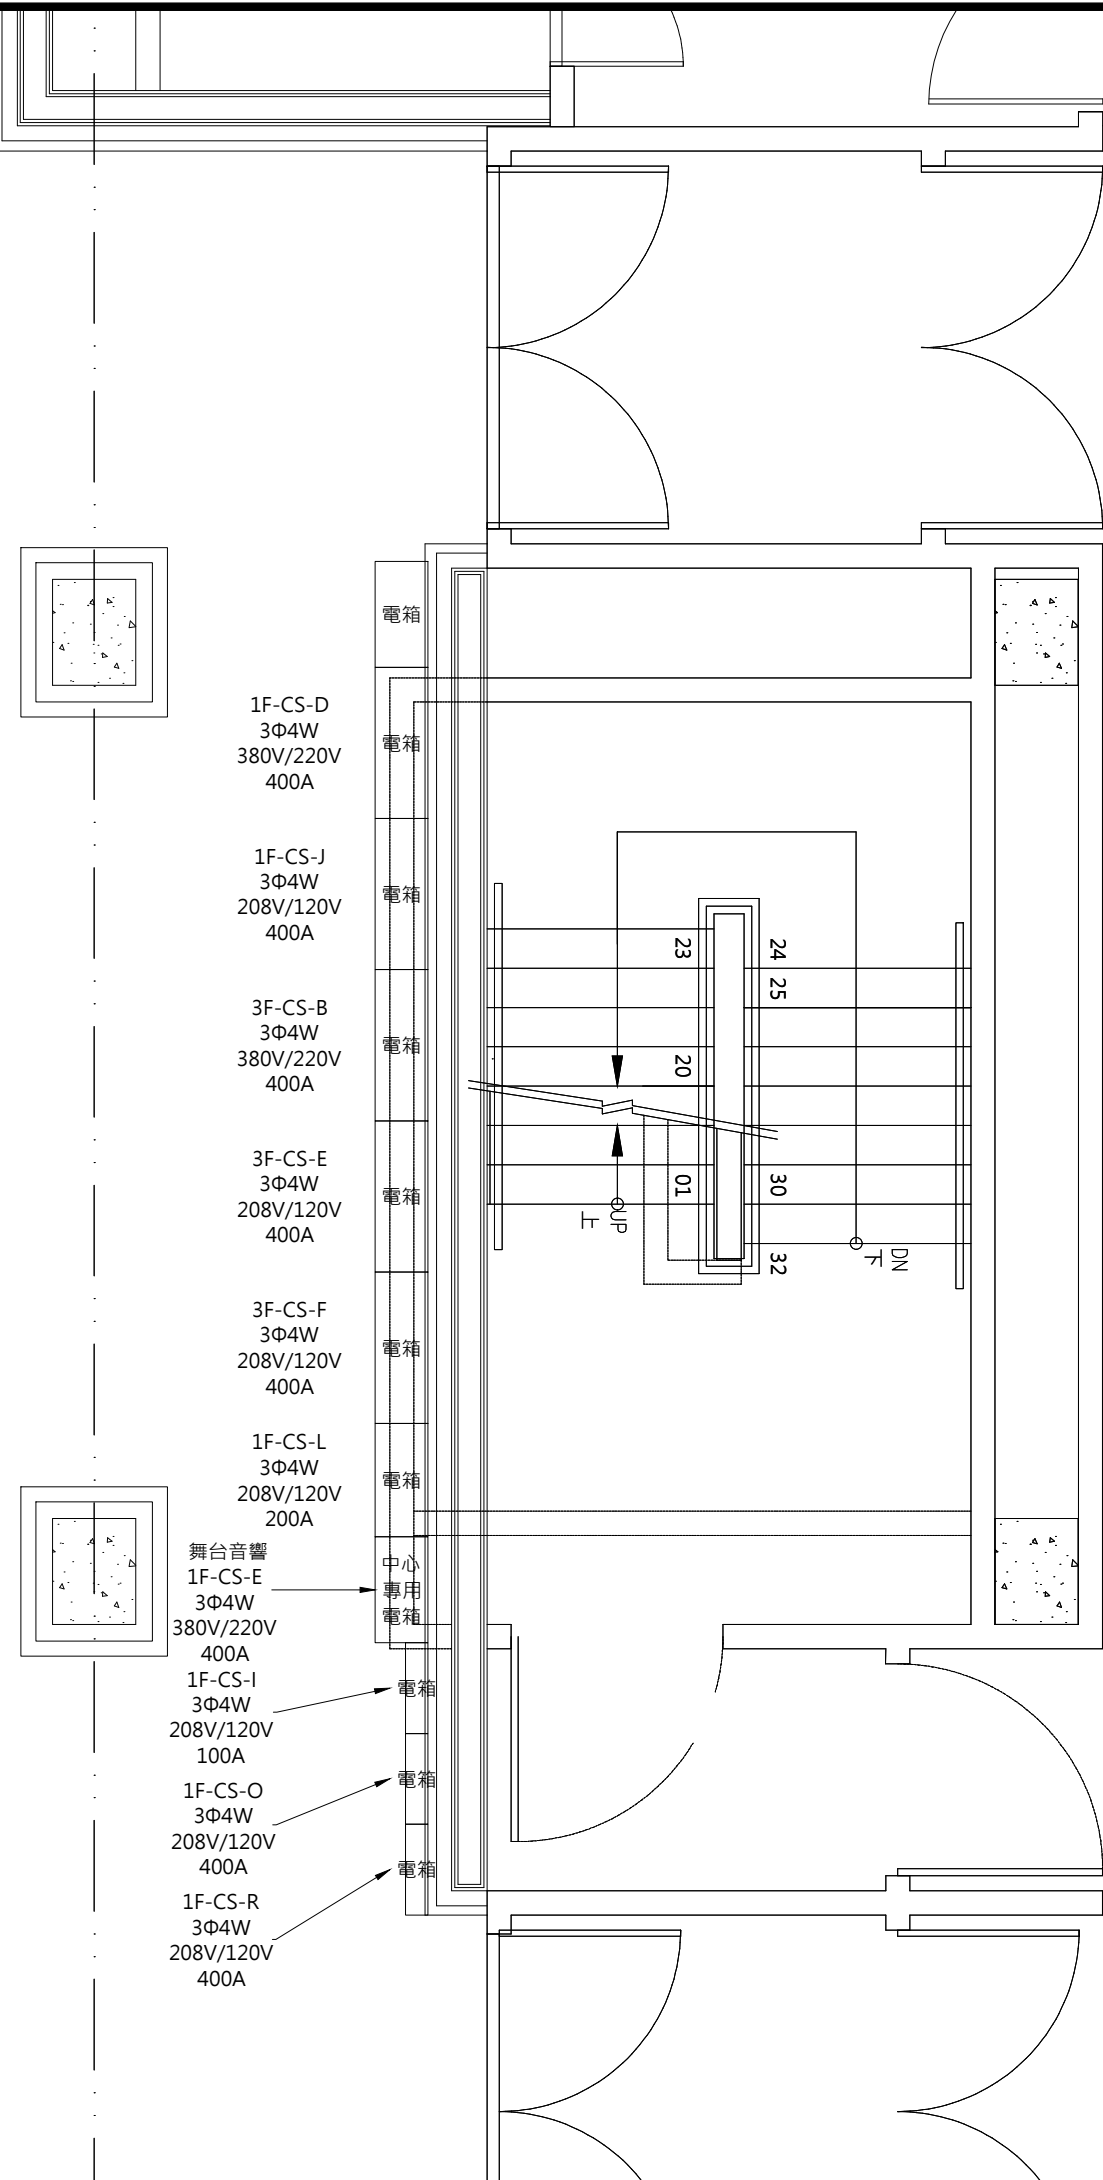


簽章

次數	日期	修改內容	修改	經辦	校核	審核	核准

核准	
審核1	審核2
校核	日期
校核	單位
設計	比例 無
繪圖	
圖號	

A7

表演廳  
1樓電力配電盤  
(面舞台左側)

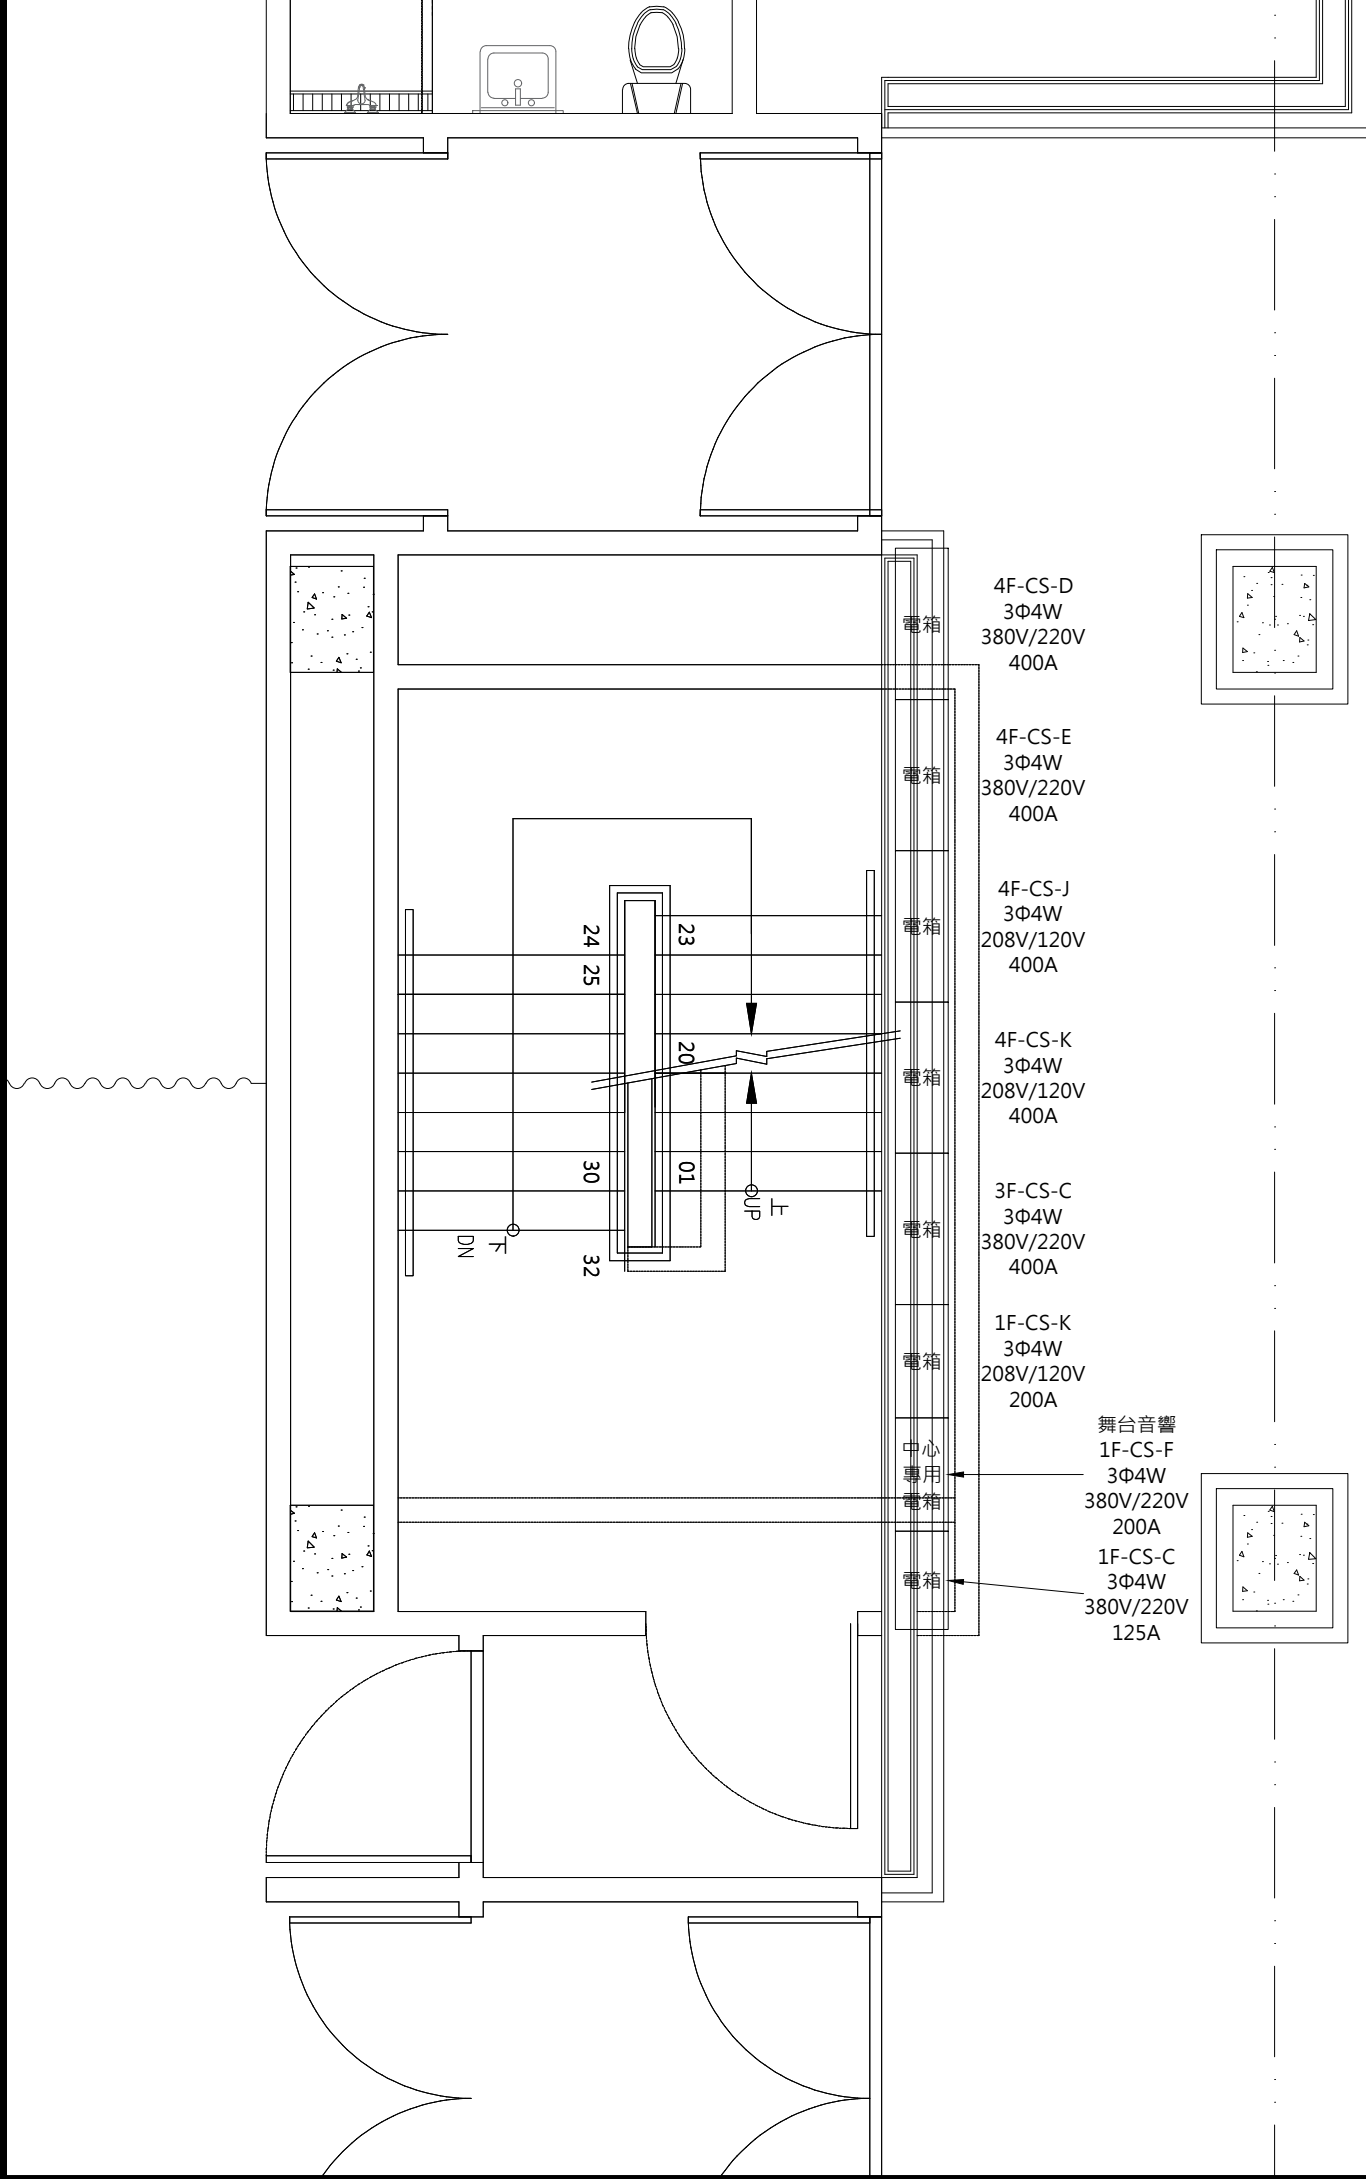

簽章

次數	日期	修改內容	修改	經辦	校核	審核	核准
核准							
審核1						審核2	
校核						日期	
校核						單位	
設計						比例 無	
繪圖							
圖號							
張號	3					分類圖號	

表演廳  
1樓電力配電盤  
(控制台區)

控制台區

4F-CS-H  
3Φ4W  
208V/120V  
200A

1F-CS-P  
3Φ4W FOH控制台  
208V/120V 音響電源  
100A

電箱

電箱

電箱

線槽 H:10cm

線槽 H:10cm

線槽 H:10cm

簽章

次數	日期	修改內容	修改	經辦	校核	審核	核准
核准							
審核1					審核2		
校核					日期		
校核					單位		
設計					比例	無	
繪圖							
圖號							
張號	4						分類圖號

表演廳  
 1樓電力配電盤  
 (接收室)

簽章

次數	日期	修改內容	修改	經辦	校核	審核	核准
核准							
審核1					審核2		
校核					日期		
校核					單位		
設計					比例	無	
繪圖							
圖號							
張號	5						分類圖號

# 訊號接收室 Signal Cable Room

# 貨梯

4

電箱  
 1F-CS-B  
 3Φ4W  
 380V/220V  
 125A  
 電箱  
 1F-CS-G  
 3Φ4W  
 208V/120V  
 200A

電箱  
 1F-CS-Q  
 3Φ4W  
 380V/220V  
 125A

1F-CS-A  
 3Φ4W  
 380V/220V  
 125A  
 1F-CS-H  
 3Φ4W  
 208V/120V  
 200A

電箱  
電箱

UP

01 02 03 04 05 06


K

表演廳  
 1樓電力配電盤  
 (戶外)

**中心車道**  
 Driveway

**空橋**  
 Footbridge

**北基地戶外廣場**

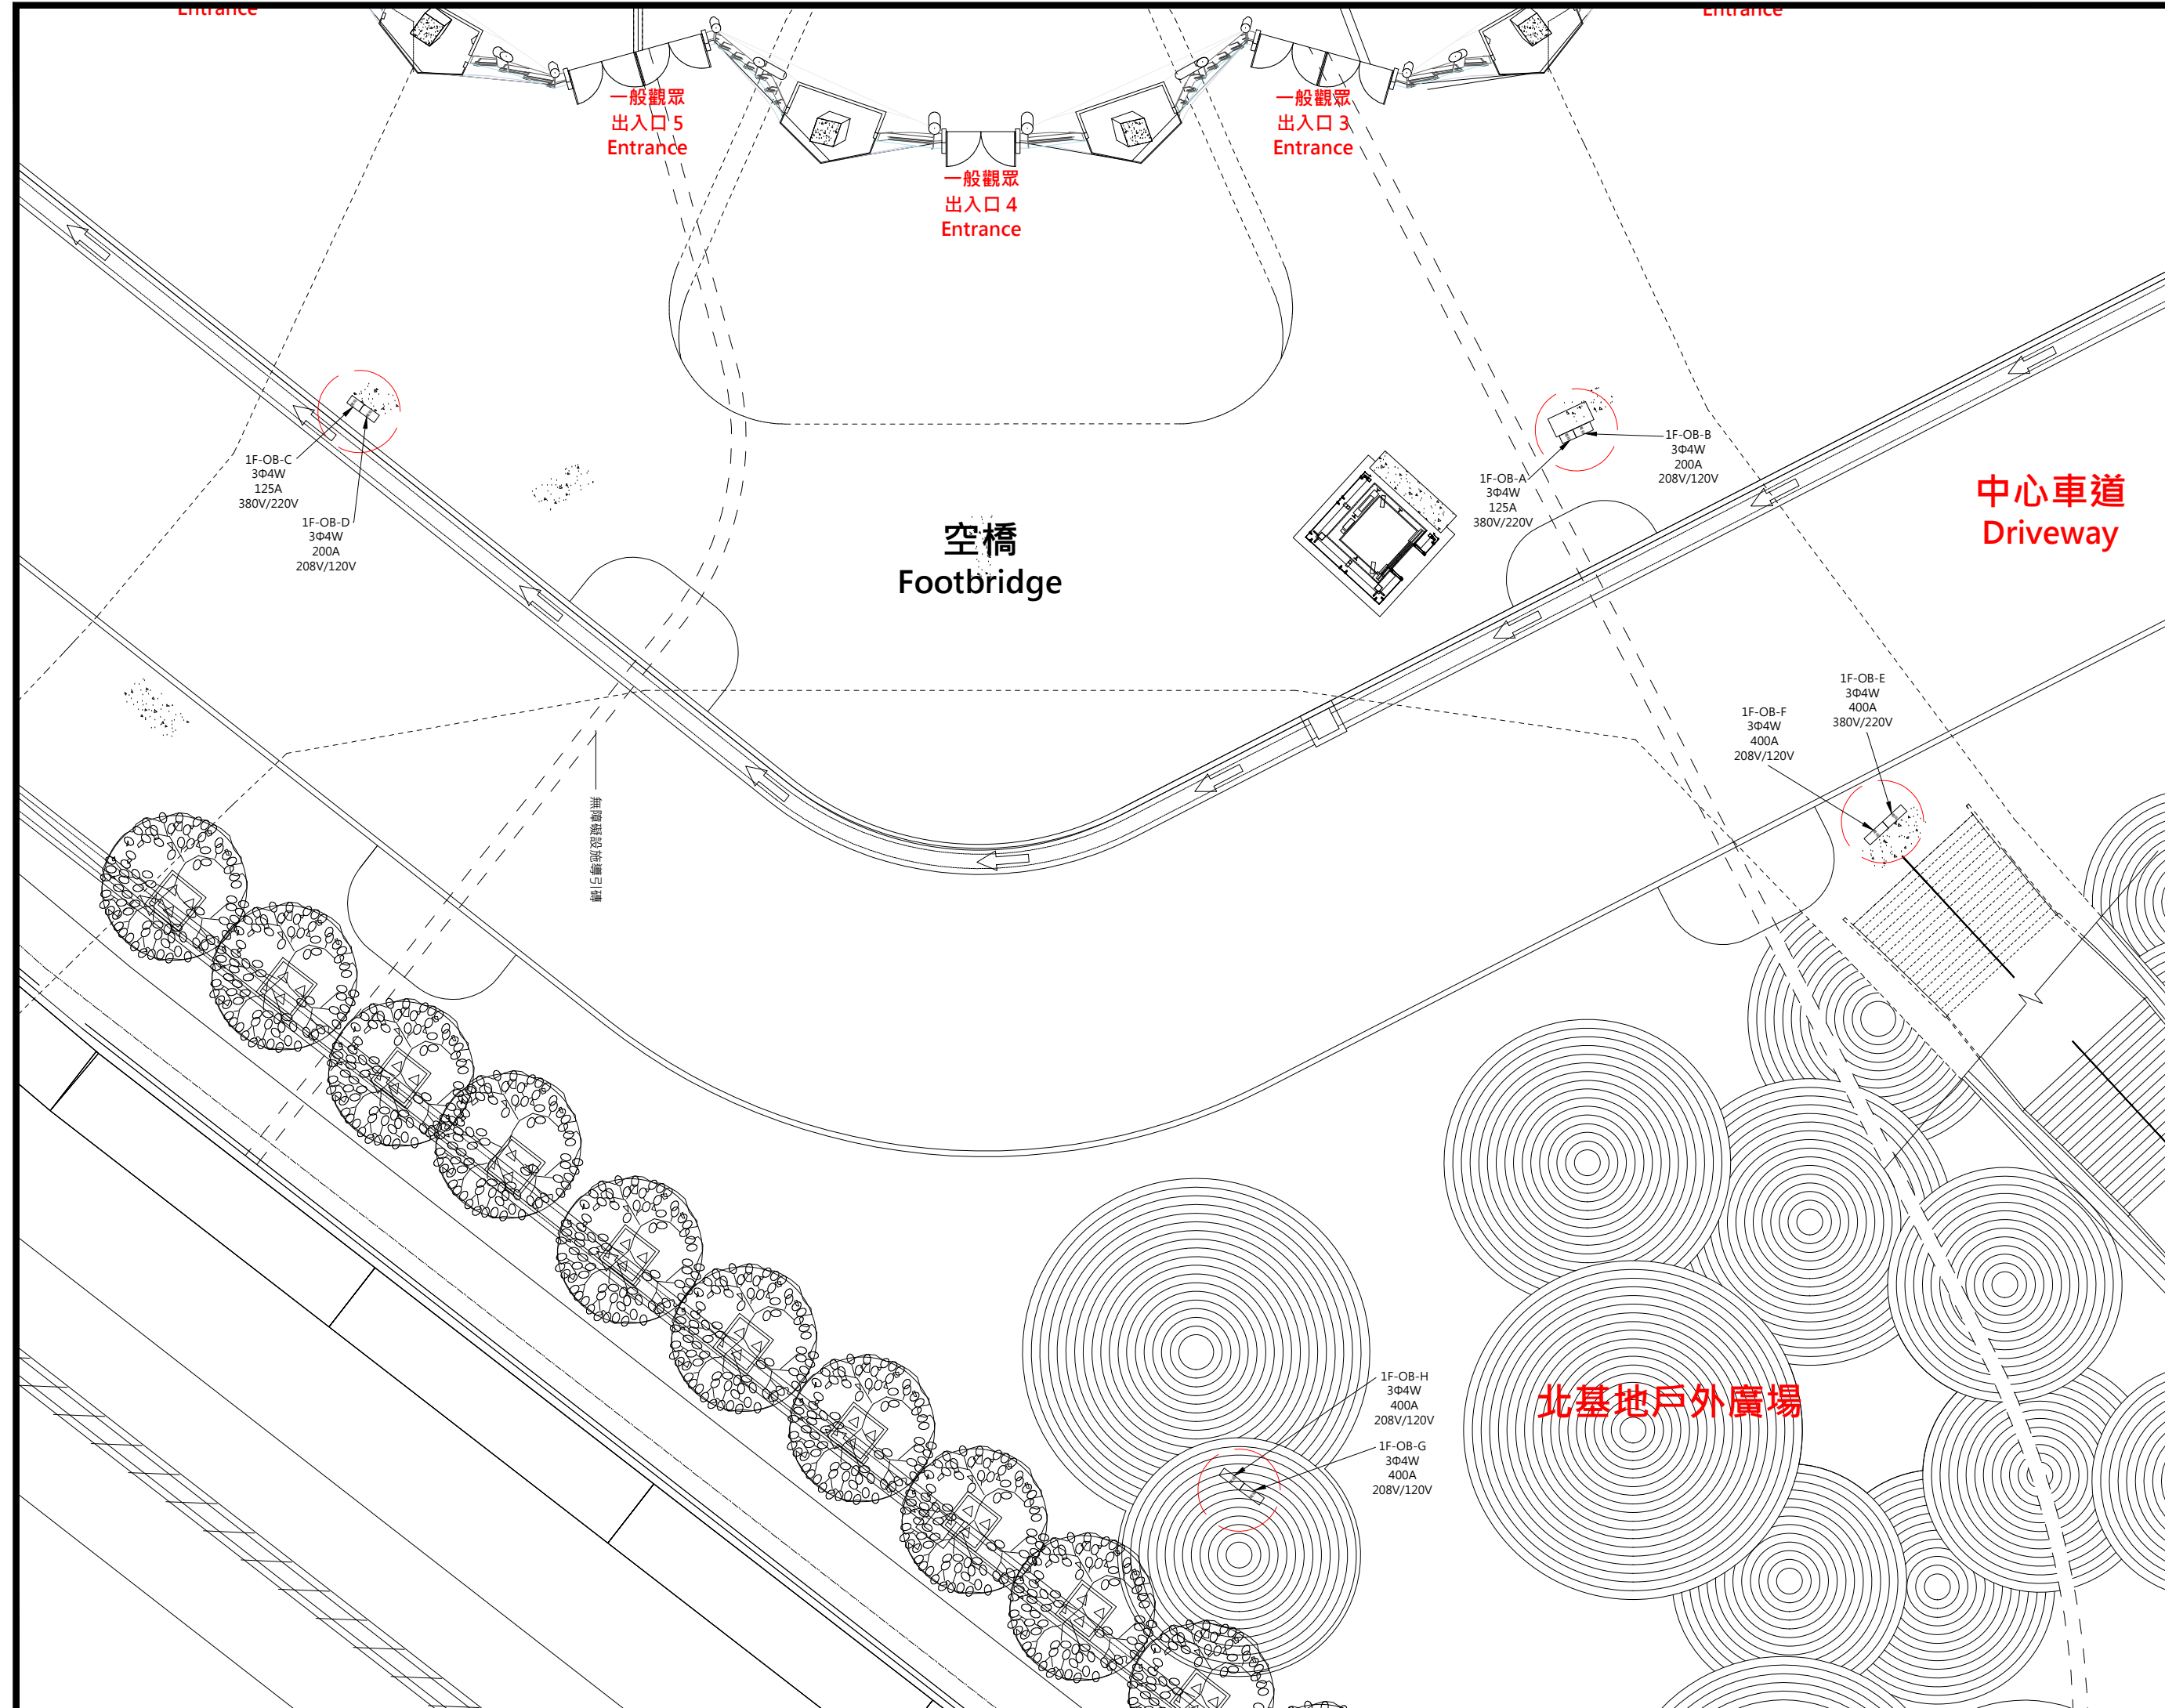

簽章

次數	日期	修改內容	修改	經辦	審核	核准
核准						
審核1					審核2	
校核					日期	
校核					單位	
設計					比例	無
繪圖						
圖號						
張號	6				分類圖號	