


表演廳
R樓電力配電盤

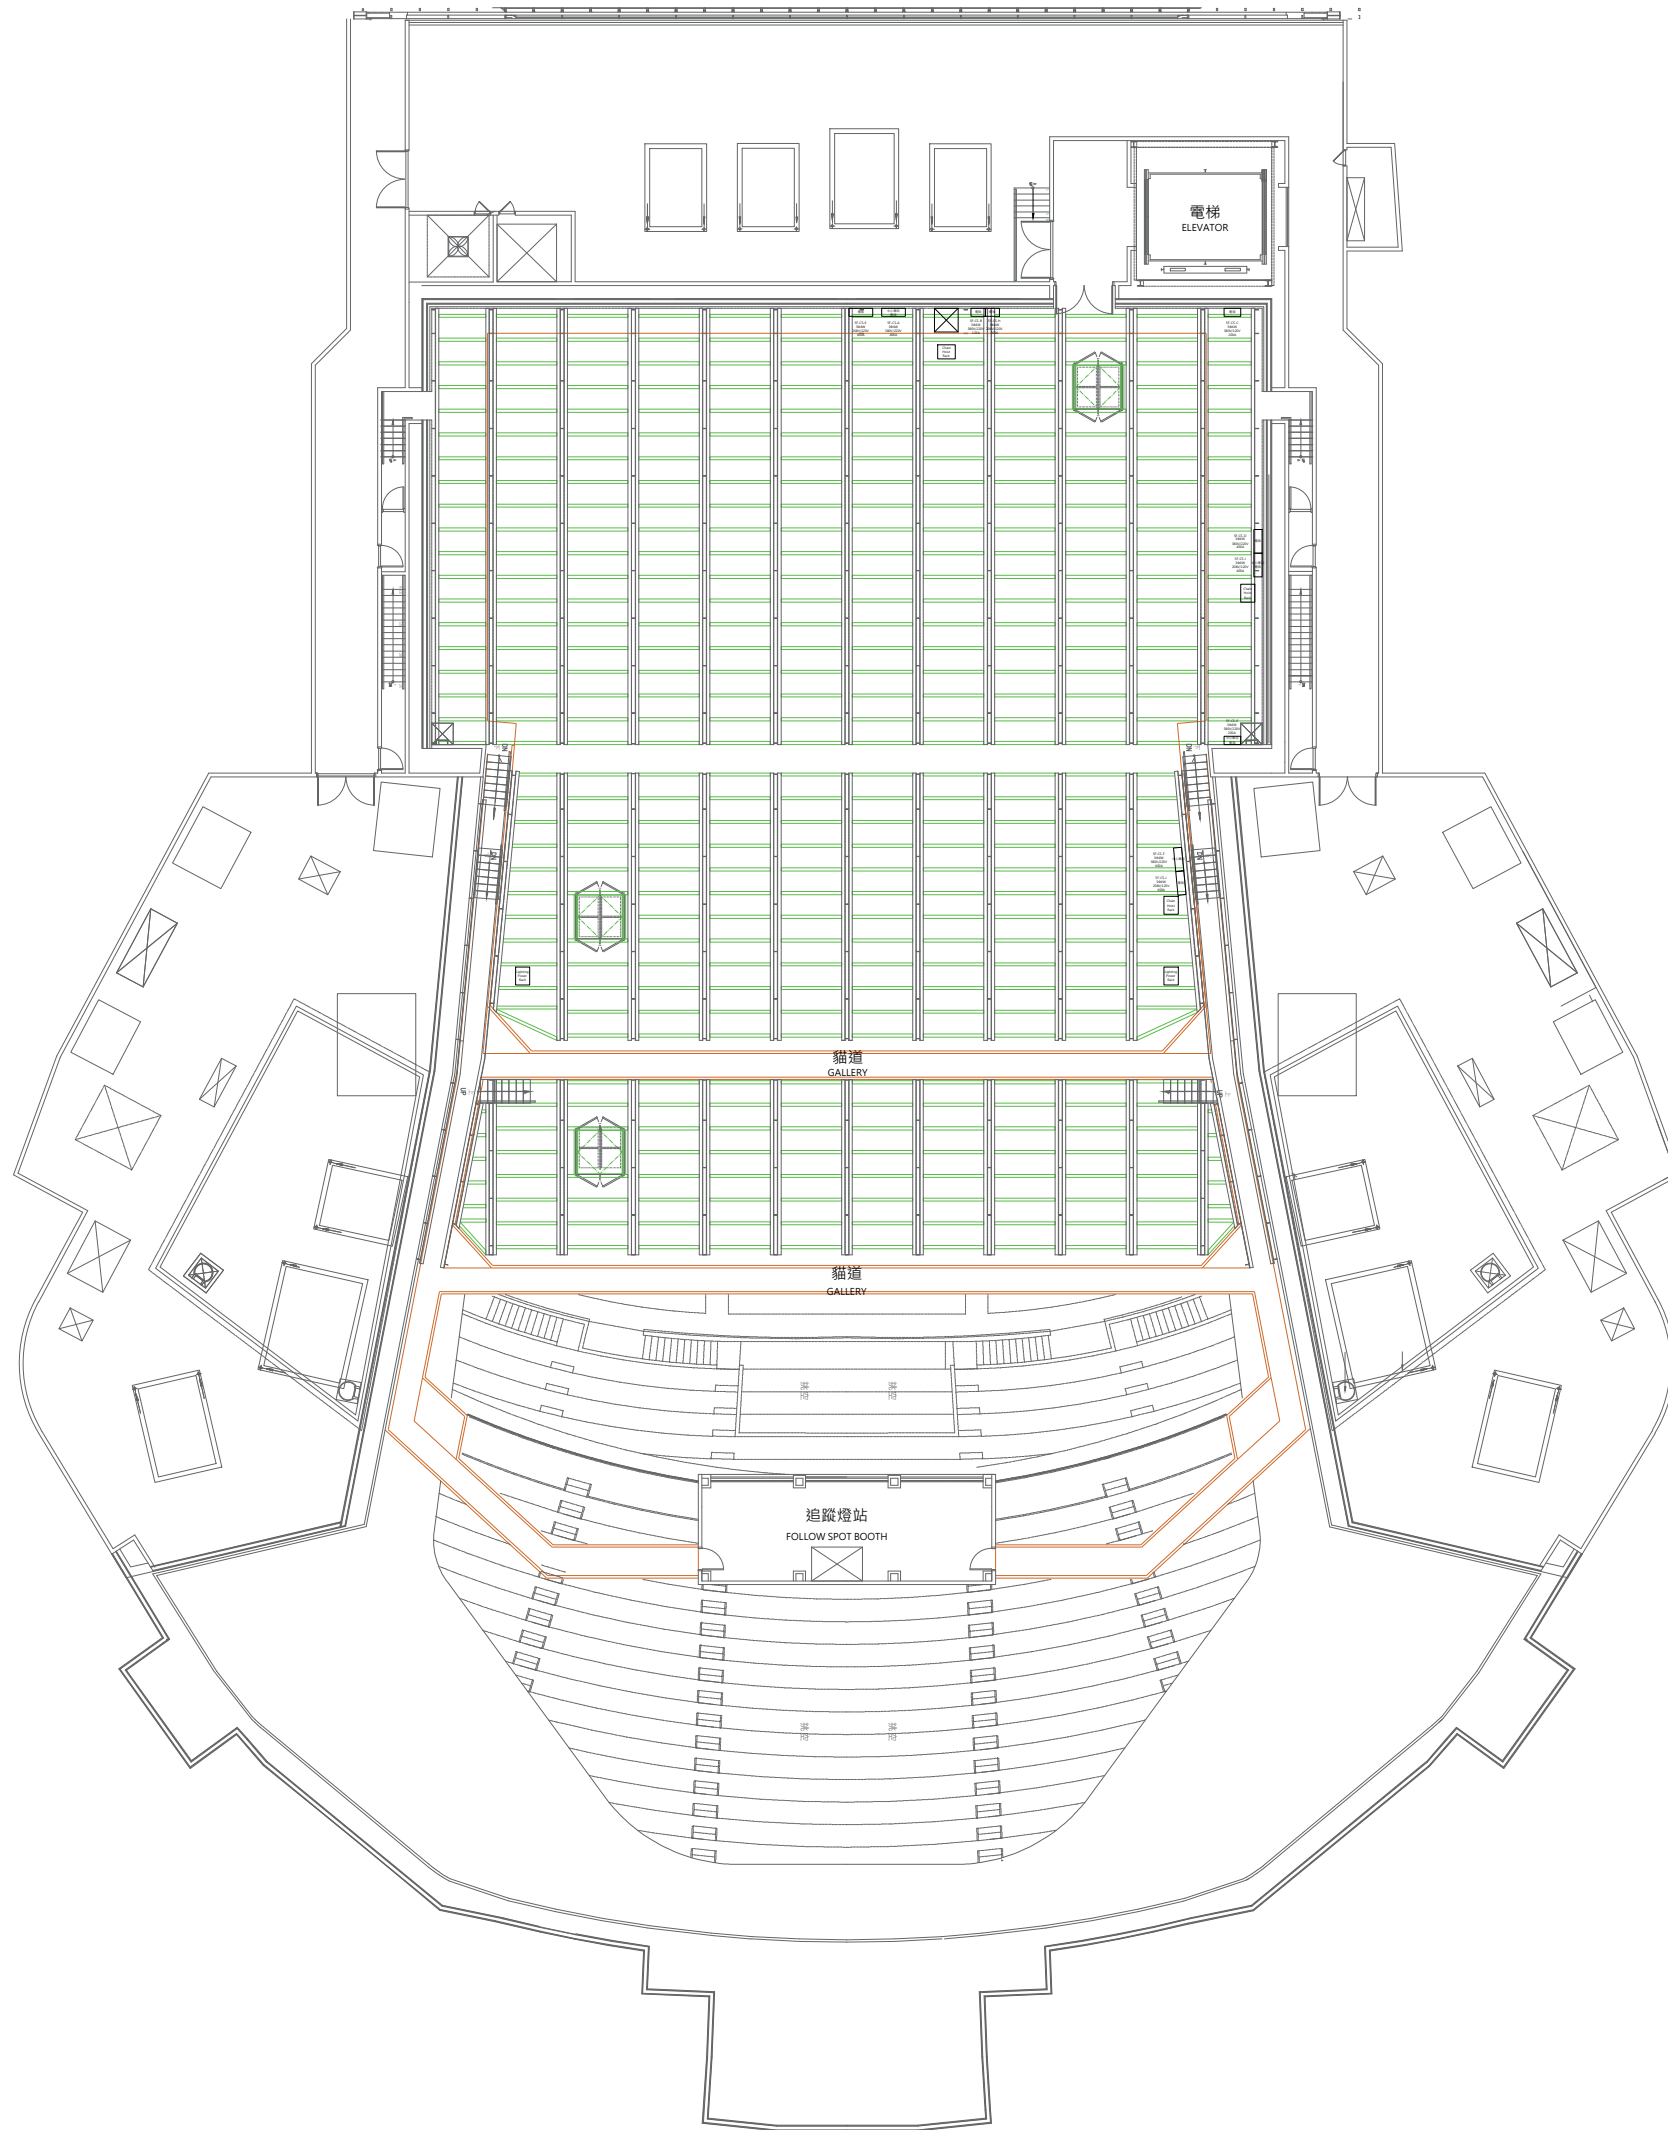

簽章


次數	日期	修改內容	修改	經辦	校核	審核	核准
核准							
審核1						審核2	
校核						日期	
校核						單位	
設計						比例	無
繪圖							
圖號							
張號	1					分類圖號	

電梯
ELEVATOR

簽章

電箱
 5F-CS-E
 3Φ4W
 208V/120V
 400A

中心專用
電箱
 5F-CS-A
 3Φ4W
 380V/220V
 400A

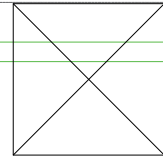


Chain
Hoist
Rack

電箱
 5F-CS-B
 3Φ4W
 380V/220V
 125A

電箱
 5F-CS-H
 3Φ4W
 208V/120V
 200A

電箱
 5F-CS-C
 3Φ4W
 380V/120V
 200A

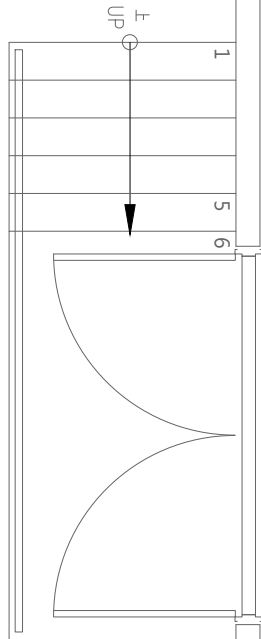

次數	日期	修改內容	修改	經辦	審核	核准

審核1	審核2
校核	日期
校核	單位
設計	比例 無
繪圖	
圖號	

表演廳
R樓電力配電盤

簽章

5F-CS-D
3Φ4W
380V/220V
400A

電箱

5F-CS-I
3Φ4W
208V/120V
400A

中心專用
電箱

Chain
Hoist
Rack

5F-CS-E
3Φ4W
380V/220V
200A

中心專用
電箱

次數	日期	修改內容	修改	經辦	校核	審核	核准
核准							
審核1						審核2	
校核						日期	
校核						單位	
設計						比例	無
繪圖							
圖號							
張號	3					分類圖號	

表演廳
R樓電力配電盤

簽章

次數	日期	修改內容	修改	經辦	校核	審核	核准
核准							
審核1						審核2	
校核						日期	
校核						單位	
設計						比例	無
繪圖							
圖號							
張號	4					分類圖號	

5F-CS-E
3Φ4W
380V/220V
200A

中心專用
電箱

5F-CS-F
3Φ4W
380V/220V
400A

中心專用

5F-CS-J
3Φ4W
208V/120V
400A

電箱

Chain
Hoist
Rack

Lighting
Power
Rack

